


1331500 | 447850

1331500 | 447800

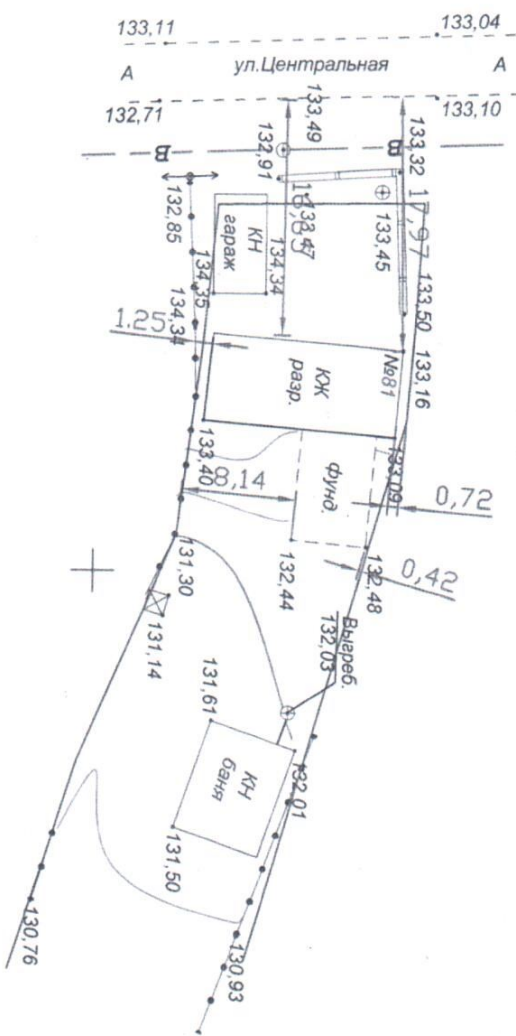

1331600 | 447850

1331600 | 447800

Заказчик: Котов С.Е.			
Изм. Кол.уч. Лист N год		Подп.	Дата
Исполн. Кужков			
Схема расположения объекта недвижимости на земельном участке по адресу: Добровский р-н, с.Замартайные, ул.Центральная д. №81			
Акционерное общество «Газпром газораспределение Липецк»			
ПРОЕКТИРОВАТЕЛЬНАЯ СЛУЖБА			
Масшт.	Стадия	Лист	
1:500	P	1	
ПСС АО "ГТР Липецк"			